


ESTINTORI			
PIANO	N° POSTI AUTO	N° ESTINTORI MINIMI	N° ESTINTORI INSTALLATI
INTERRATO-2	40	6	6
INTERRATO-1	37	6	6
TOTALE	77	12	12


RIPIELOGO AFFOLLAMENTI E MODULI VE DI FUGA				
PIANO	AFFOLLAMENTO (p)	Capacità deflusso (p/modulo)	MODULI RICHESTI	MODULI DISPONIBILI
AUTORMESSA				
PIANO-2	137	37,5	3,65	8
PIANO-1	137	37,5	3,65	8

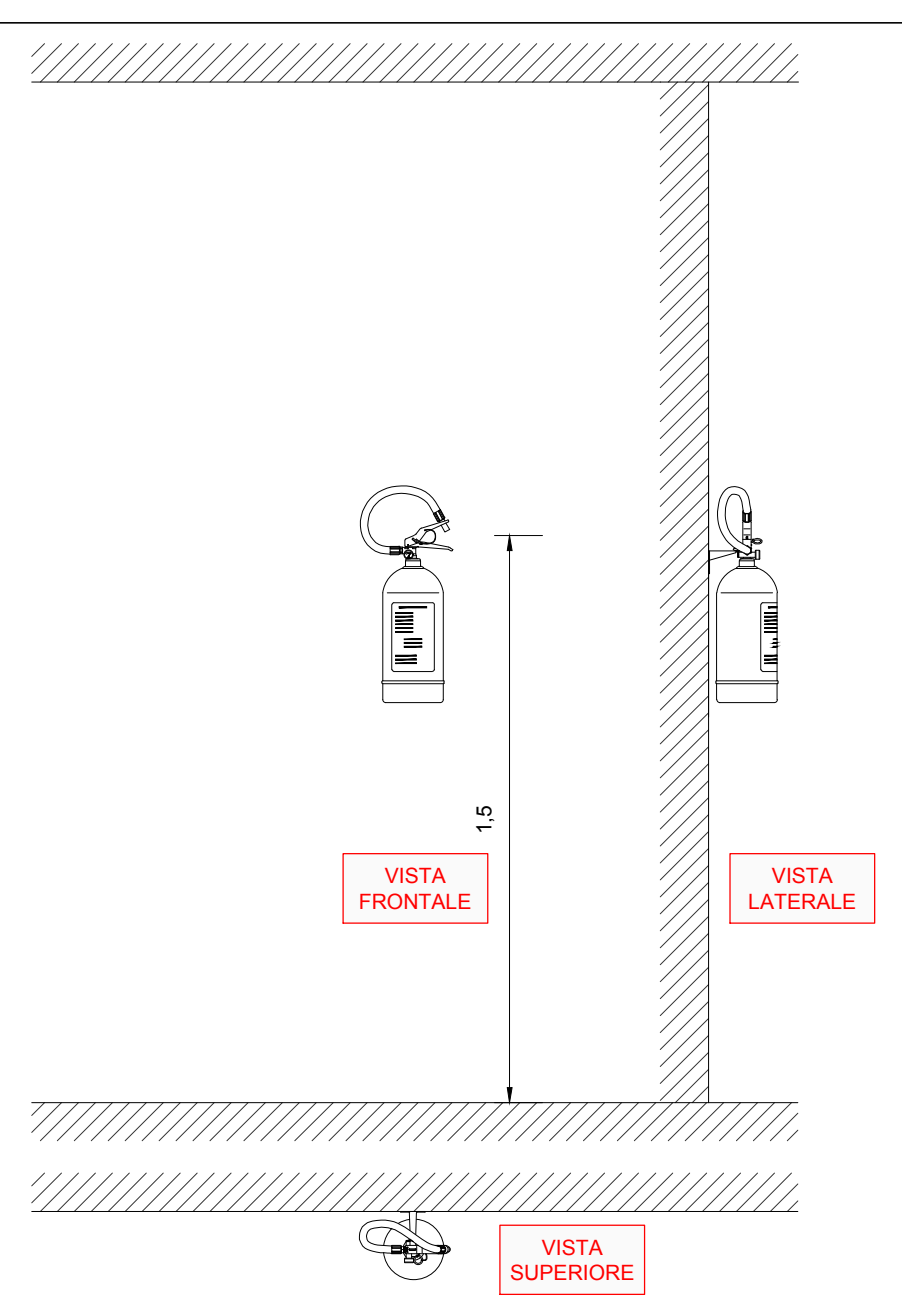


PARTICOLARE INSTALLAZIONE ESTINTORE - SCALA 1:20




PARTICOLARE INSTALLAZIONE CASSETTA UNI45 - SCALA 1:20

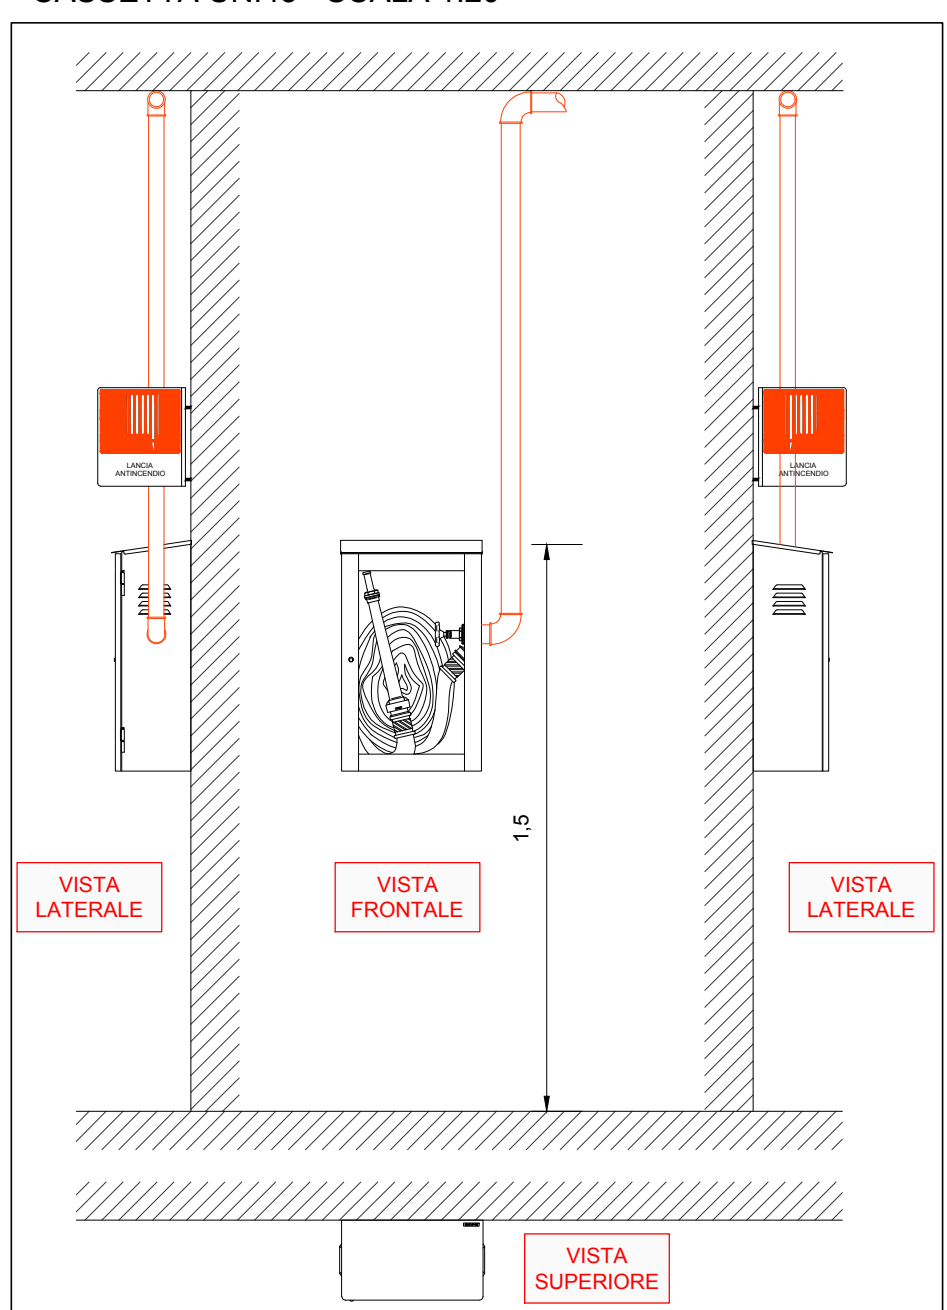

PARTICOLARE CASSETTA ATTACCO MOTOPOMPA - SCALA 1:20

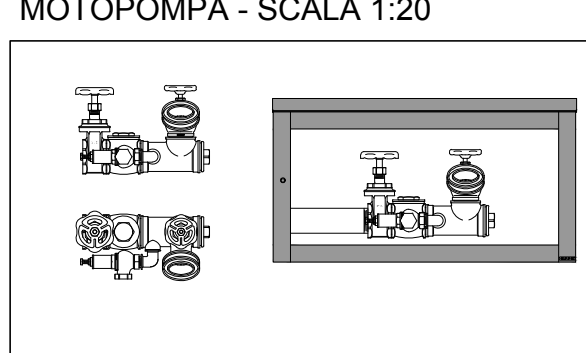

GRUPPO PRESSURIZZAZIONE ANTINCENDIO - SCALA 1:20

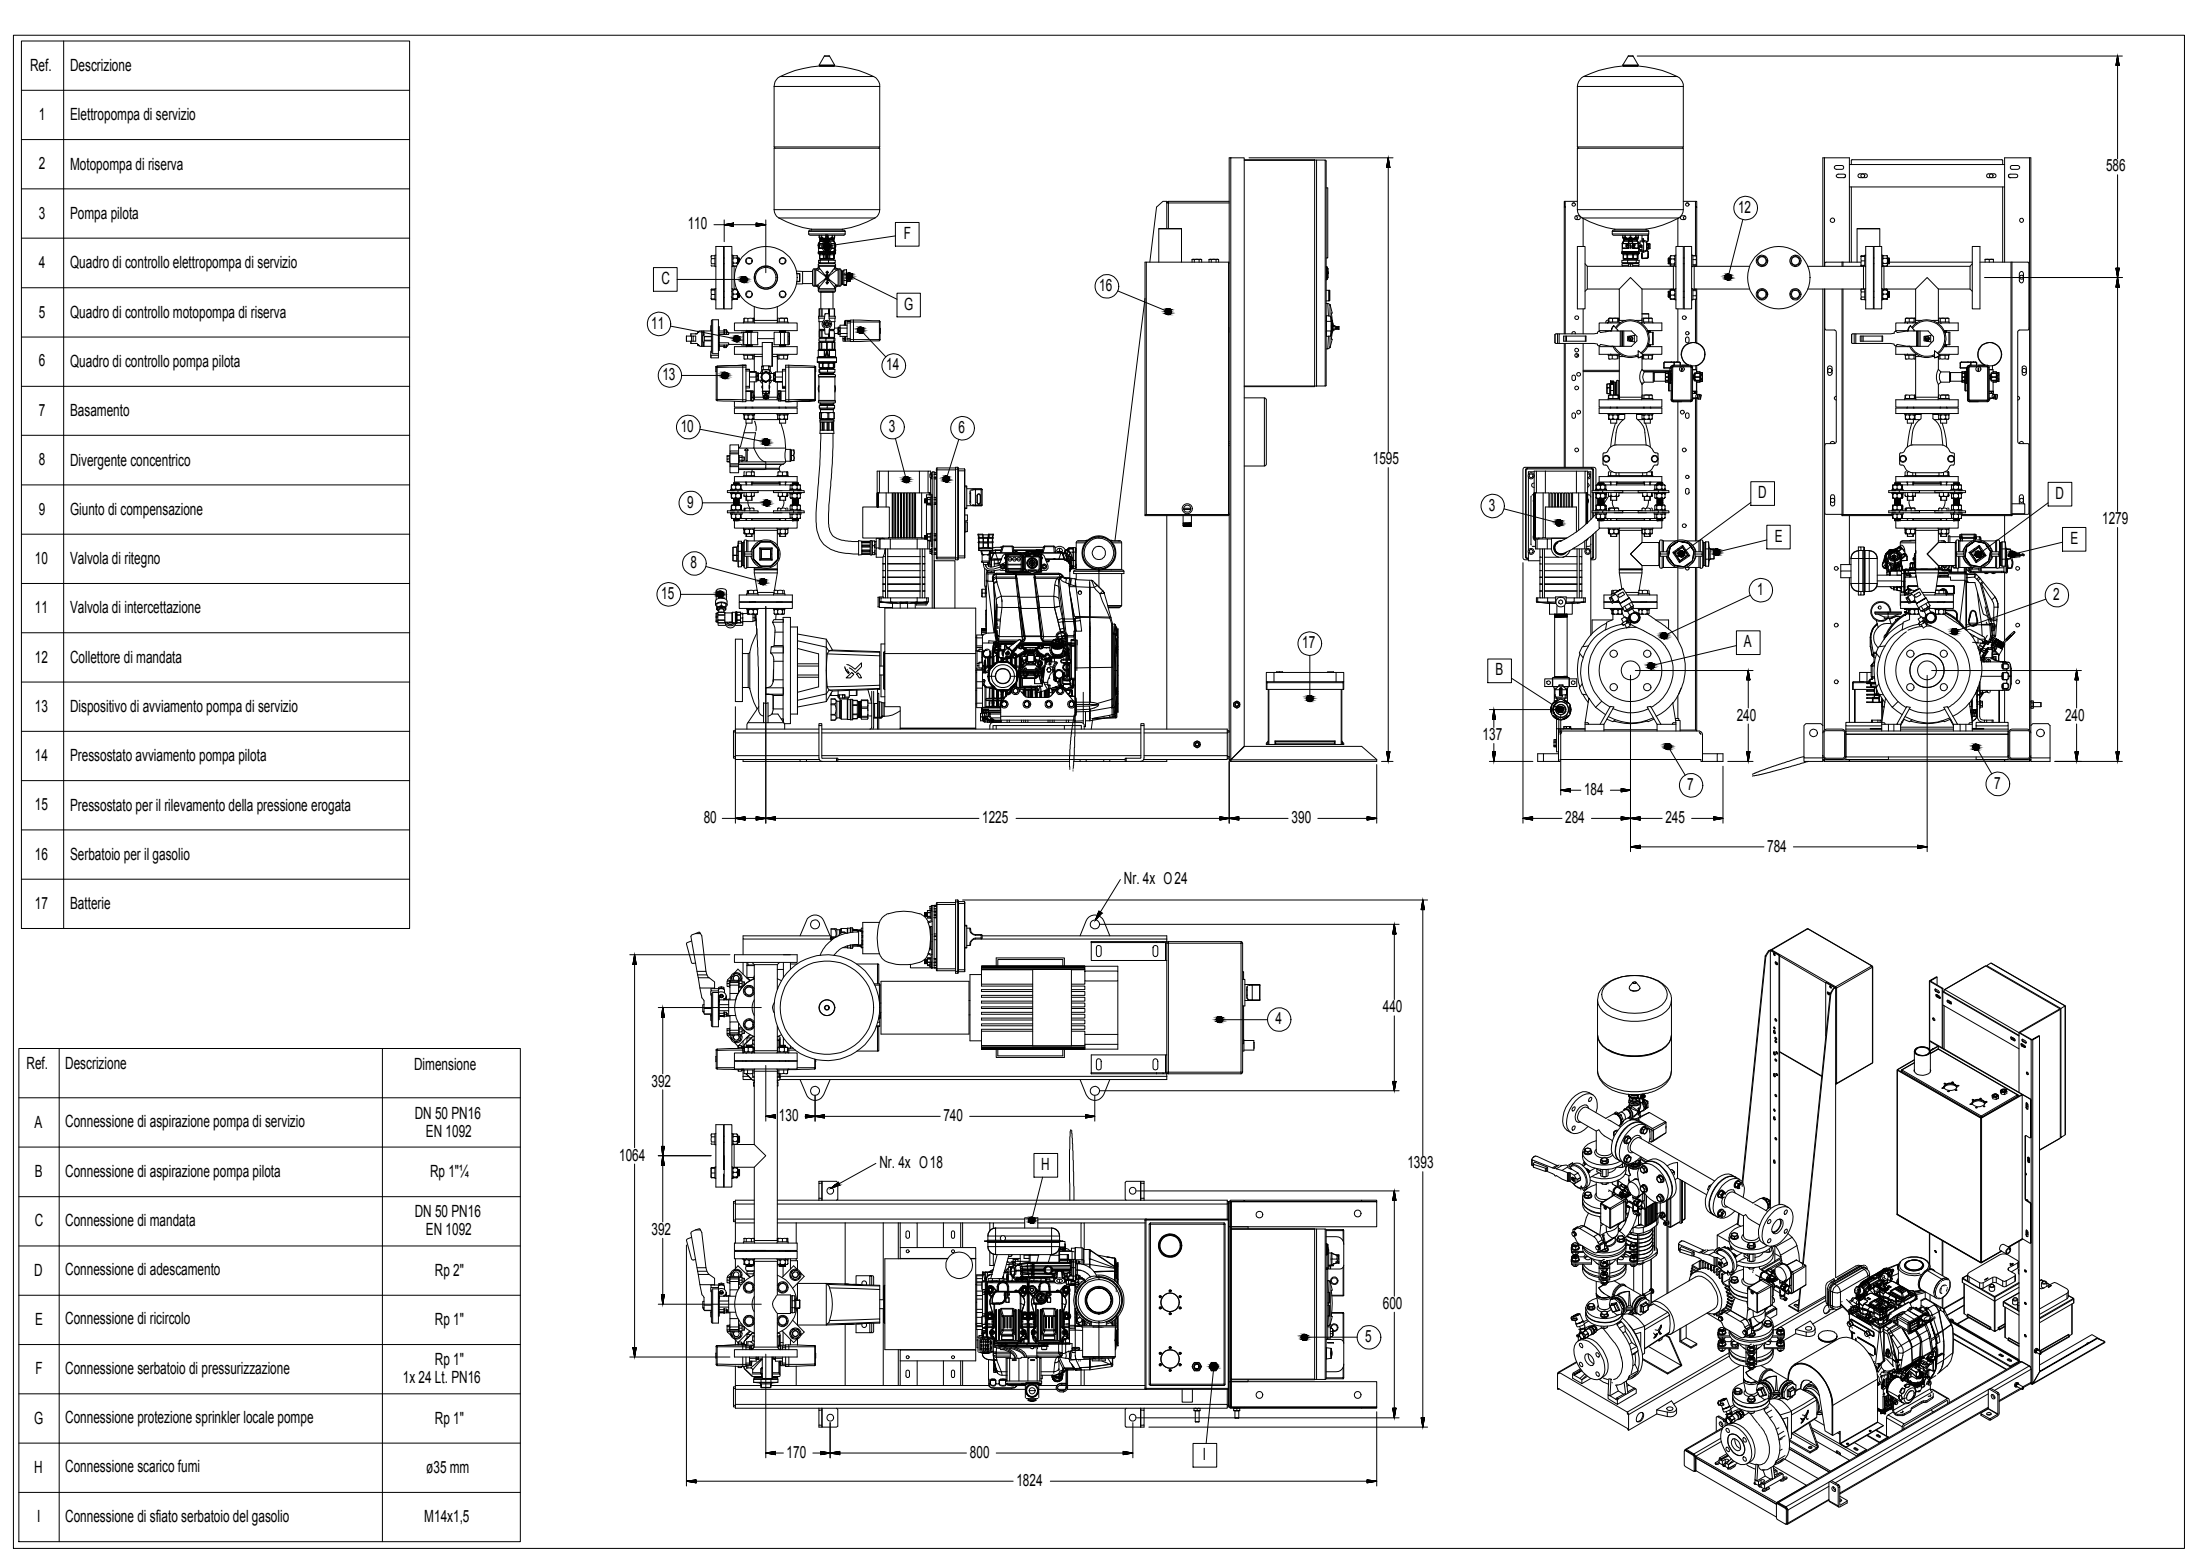

LEGENDA SIMBOLI

	Apparecchio di emergenza autonomo con l'indicazione delle vie d'uscite
	Struttura REI 60
	Struttura REI 90
	Struttura REI 120
	Via di fuga
	Via di fuga - verso fatto
	Via di fuga - percorso orizzontale
	Via di fuga - verso il basso
	Porta con riportata la caratteristica di resistenza al fuoco
	Estintore portatile con capacità estinguente 34A, 233BC
	Pulsante di sgancio tensione di emergenza
	Idroneo UR445
	Impianto automatico di rivelazione d'incendio
	Pannello ottico acustico di allarme antincendio
	Attacco motopompa VV.F.
	Aerazione piano -2
	Aerazione piano -1
	Aerazione piano -1
	Canali di aerazione filtro antiumo con griglia di presa

COMUNE DI FIRENZE  
INTERVENTO DI RIQUALIFICAZIONE URBANA, MEDIANTE DEMOLIZIONE E RICOSTRUZIONE CON AMPLIAMENTO VOLUMETRICO, DEL COMPLESSO EDILIZIO E P.P. DI VIA TORRE DEGLI AGLI, E PREVENTIVA REALIZZAZIONE DI ALLOGGI TEMPORANEI IN CONDIZIONI PLURIENNE, MONTABILI E SMONTABILI FINANZIAMENTI:  
L.R.T. N.25 DEL 29/06/2011 art. 22 - Interventi speciali di recupero e incremento del patrimonio e r.p. Delibera G.R.T. n. 201 del 03/03/2012

REALIZZAZIONE DEL FABBRICATO PER COMPLESSIVI 88 ALLOGGI E.R.P.  
VIA TORRE DEGLI AGLI - VIA DEL GIARDINO DELLA BIZZARRIA

Responsabile del Procedimento: **CASA SPA - Arch. Vincenzo Esposito**  
Direttore Lavori: **CASA SPA - Ing. Leonardo Boschi**

Impresa: **SELI MANUTENZIONI GENERALI srl**  
Via Cavour 10, 20132 Milano (MI)  
Tel. +39 02 575191 - Fax +39 02 282420

Impresa: **SELI MANUTENZIONI GENERALI srl**  
Via Cavour 10, 20132 Milano (MI)  
Tel. +39 02 575191 - Fax +39 02 282420

Impresa: **DAMIANI - HOLZKO S.p.A.**  
Via Salaria 100, 00198 Roma (RM)  
Tel. +39 06 520111 - Fax +39 06 520112

Impresa: **DAMIANI - HOLZKO S.p.A. & s.p.a.**  
Via Salaria 100, 00198 Roma (RM)  
Tel. +39 06 520111 - Fax +39 06 520112

Impresa: **FEDECO PELLA ARCHITETTO**  
Via Salaria 100, 00198 Roma (RM)  
Tel. +39 06 520111 - Fax +39 06 520112

Impresa: **dot. Ing. GIULIA BENATTI**  
Via Salaria 100, 00198 Roma (RM)  
Tel. +39 06 520111 - Fax +39 06 520112

Impresa: **STEAM PROGETTO s.r.l.**  
Via Salaria 100, 00198 Roma (RM)  
Tel. +39 06 520111 - Fax +39 06 520112

Impresa: **STEAM PROGETTO s.r.l.**  
Via Salaria 100, 00198 Roma (RM)  
Tel. +39 06 520111 - Fax +39 06 520112

Rev.	Data	Descrizione	AD	gb	PE
1	21.04.2017	Revisione grafica	AD	gb	PE
2	30.06.2017	Revisione grafica	AD	gb	PE
3	08.02.2017	Progetto esecutivo	AD	gb	PE

Previsione incendi  
Pianta piano -2  
V.003